


MAPA DO CELÓW PROJEKTOWYCH

Oznaczenie terenowe zgłoszenia roboty geodezyjnej	G-GO. 6640.8.78.2013
Nazwa miejscowości	Chełm Śląski, w rejonie ul. Techników - Wiosenna
Jednostka ewidencyjna	241405_2_Chełm Śląski
Obręb ewidencyjny	241405_2_0001_Chełm Śląski
Skala mapy	1:1000
Nazwa układu współrzędnych przolegających płaszczyzn	2000/18
Nazwa układu wysokości	Kronsztadt 86
Zakres aktualizacji	---
Informacje o służebnościach gruntowych	Mapę sporządzono bez ustalenia obciążeń gruntowych
Data opracowania mapy	16 maja 2013 r.

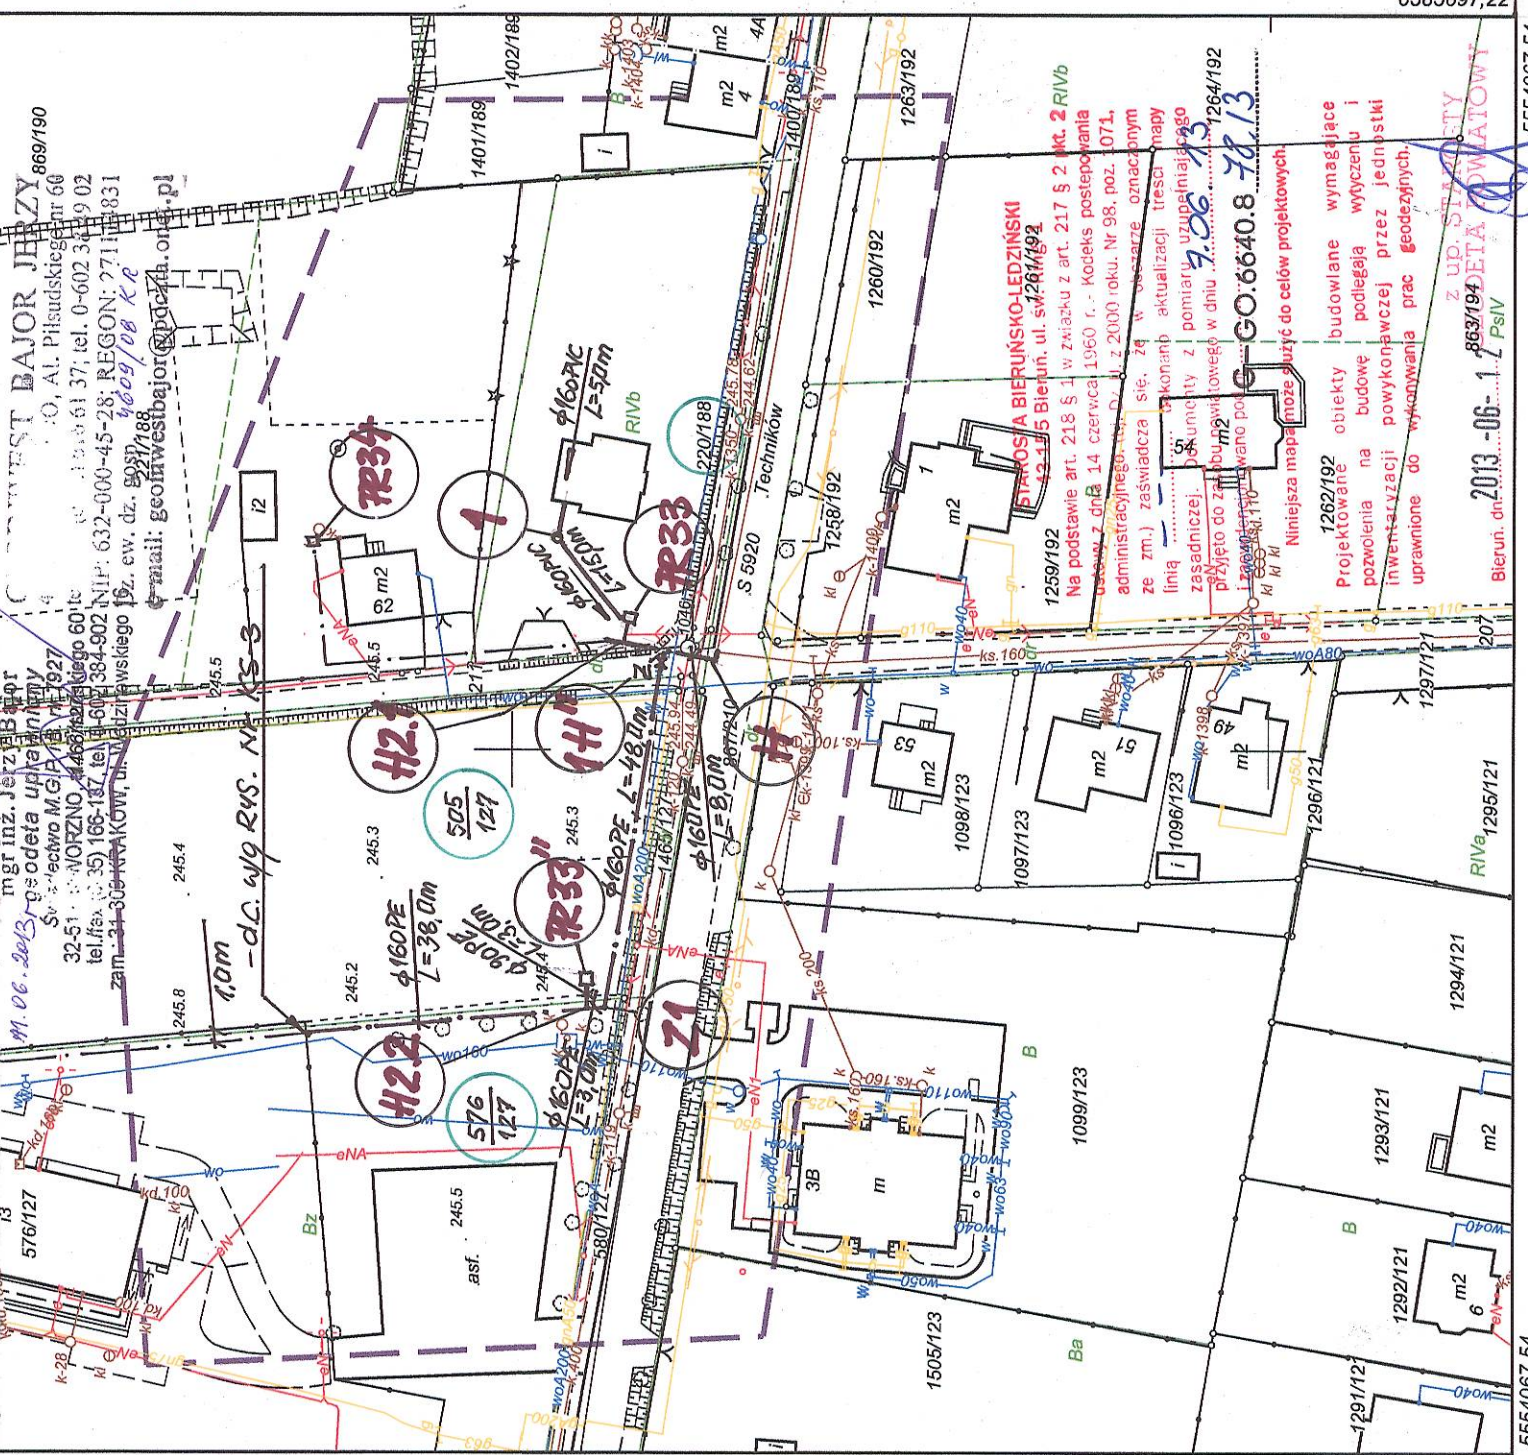

Na podłożu: *mapa sytuacyjno-techniczna z 1960 r. (skala 1:1000)*
 i kartograficznych: *mapa sytuacyjno-techniczna z 1960 r. (skala 1:1000)*
 uzgodniono: *z projektem zagospodarowania terenu nr 158/2013 (syg. opinii) z dn. 25.07.2013 r.*

sieć kanalizacyjna sanitarna w Chełmie Śląskim (zmiana granic 78/2007)

(wzrost i odkształcenie uzgodnionych sieci uzbrojonego terenu)

Uzgodniono: *skonstruowanie sieci uzbrojonego terenu podłoża wytyczono i geodezyjnie odwzorowano przez jednostki uprawnione do wykonywania prac geodezyjnych.*

W razie niezdania się z projektem inwestor zobowiązany jest przedłożyć mapę z wynikami pomiarów geodezyjnych i geodezyjnie odwzorowanymi granicami nieruchomości, w tym: *Uzgodnienie usytuowania projektowanych sieci uzbrojonego terenu zachowuje ważność przez okres 3 lat od dnia wydania opinii w sprawie uzgodnienia usytuowania projektowanych sieci uzbrojonego terenu. Uzgodnienie sieci ważność w przypadku o którym mowa w § 13 rozporządzenia Ministra Rozwoju Regionalnego i Budownictwa z dnia 2 kwietnia 2011 r. w sprawie geodezyjnej ewidencji sieci uzbrojonego terenu oraz sposobów uzgodnienia dokumentacji projektowej (Dz. U. Nr 38 poz. 455)*

158/2013
 (syg. opinii)
 Bieruń dn. 25.07.2013

LEGENDA:

- PROJ. KAN. SANITARNĄ GRAWITACYJNA
- PROJ. KAN. SANITARNĄ PODCIŚNIENIOWĄ
- PROJ. KAN. SANITARNĄ CIŚNIENIOWĄ
- PROJ. KAN. SANITARNĄ GRAW. – obj. Projektem Podstawowym, uzgodniona Opinią ZUD nr 78/2007
- PROJ. KAN. SANITARNĄ PODCIŚNIENIOWĄ
- PROJ. KAN. SANITARNĄ PODCIŚNIENIOWĄ obj. Projektem Podst., uzg. Opinią ZUD nr 78/2007
- PROJ. KAN. SANITARNĄ CIŚNIENIOWĄ obj. Projektem Podst., uzg. Opinią ZUD nr 78/2007
- Anulowana Trasa uzgodniona Opinią ZUD nr 78/2007
- ISTNIEJĄCY WODOCIĄG BYT. – GOSP. I.P.POZ.
- ISTNIEJĄCY GAZOCIĄG
- ISTNIEJĄCA LINIA ENERG. NAPOWIETRZNA
- ISTNIEJĄCY KABEL ENERGETYCZNY
- ISTNIEJĄCY KABEL TELETECHNICZNY
- ISTNIEJĄCA KANALIZACJA SANITARNA
- GRANICE DZIAŁEK GRUNTU
- NUMERY INDYWIDUALNE DZIAŁEK GRUNTU

JAN SZCZEPANEK

Upr. bud. nr 299/81, 72/94
 PROJEKTOWO – WYKONAWCZE
 Zewn. Sieci wod. – kan., gazowych i ciepłych tel. 048/ (032)2174543

OBIEKT:	KANALIZACJA SANITARNA / AKTUALIZACJA / rej. ul. PODŁUŻE I CHEŁMSKIEJ
FAZA:	P. B. – Wyk.
MIEJSCOWOŚĆ:	CHEŁM ŚLĄSKI
BRANŻA:	SANITARNA
SKALA:	1 : 1 000
NAZWA RYS.:	PROJEKT ZAGOSPODAROWANIA TERENU NR A
Projektował:	Jan Szczepanek Upr.bud.nr.72/94, 299/81
Opracował:	mgr inż. Tomasz Opulski Upr.bud.nr.PDK/0118/OWOS/09
Sprawdził:	mgr inż. Jacek Kutnowski Upr.bud.nr.498/92
RYS. NR	ZAL.3A

JAN SZCZEPANEK
 Upr. bud. do proj. i inż. robotami instal. - inżynierijnymi
 w zakresie wew. i zewn. sieć wod.-kan., gazowych i ciepłych
 Nr 299/81, 72/94
 Śl. O.I.I.B. Katowice NR SKL/IS/7496/02
 43-100 TYCHY, ul. Flamingów 26
 tel. 32 217 45 43, 609041599